

OMSCHRIJVING

SITUATIE


PROJECT

CLN BLOK 4
STRUISGRAS 4 t/m 74 (even)
2642 LL PIJNACKER


SCHAAL: 1:500

FORMAAT: A3


DATUM: 20-08-2024

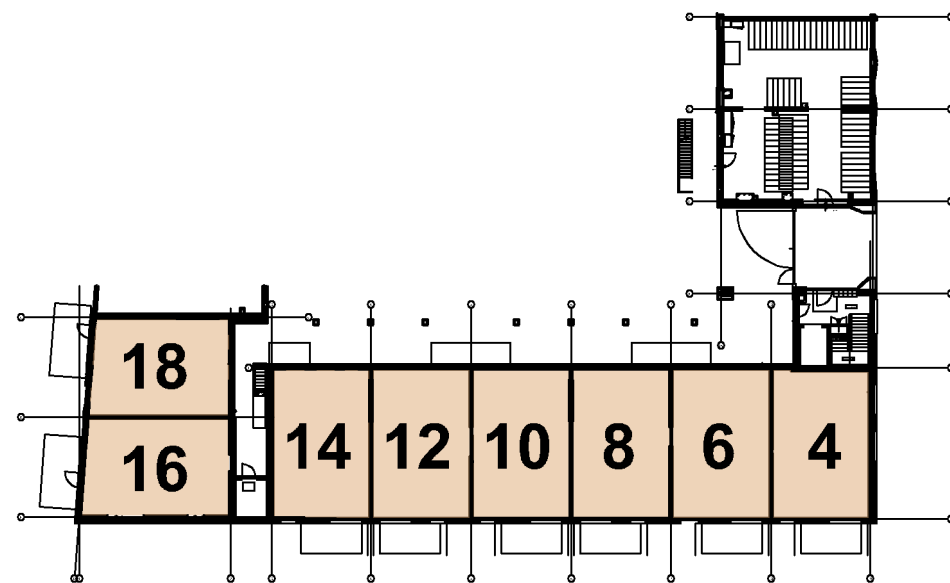


Begane grond

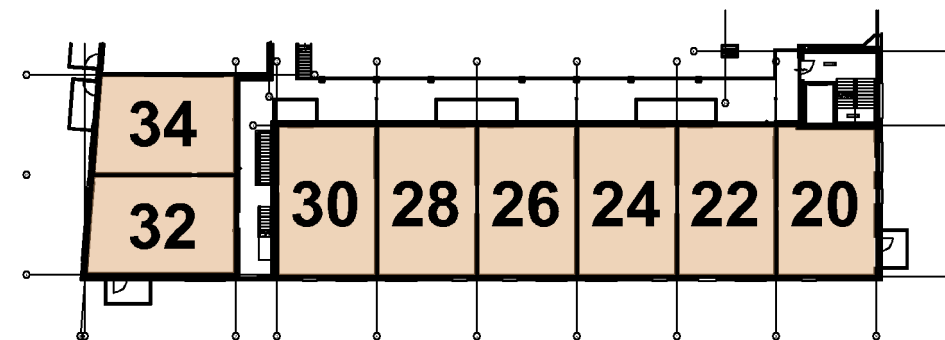


1e verdieping

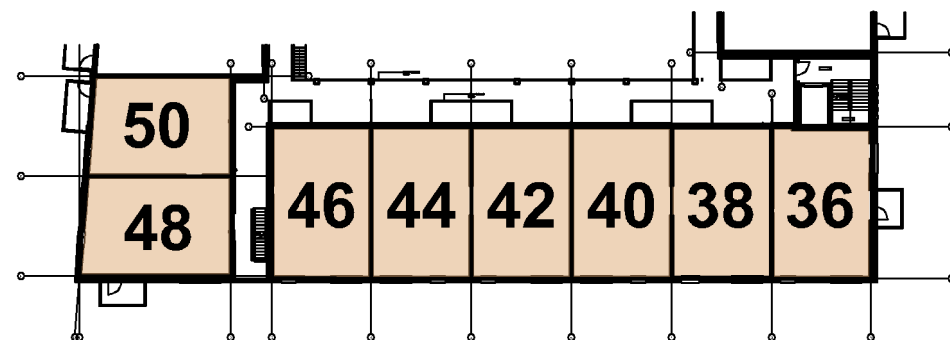


2e verdieping

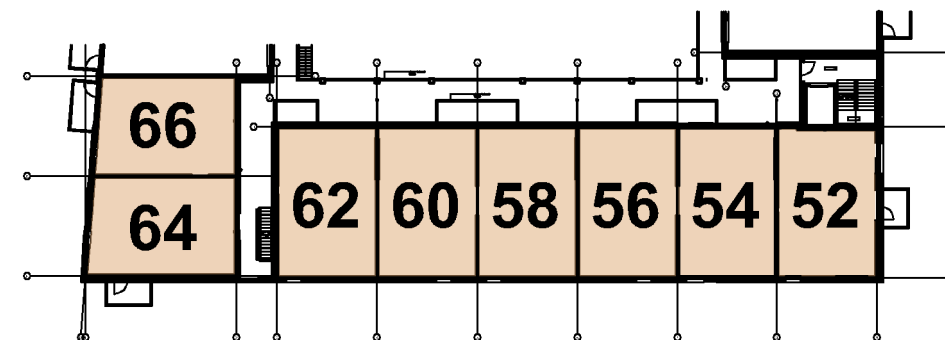

3e verdieping

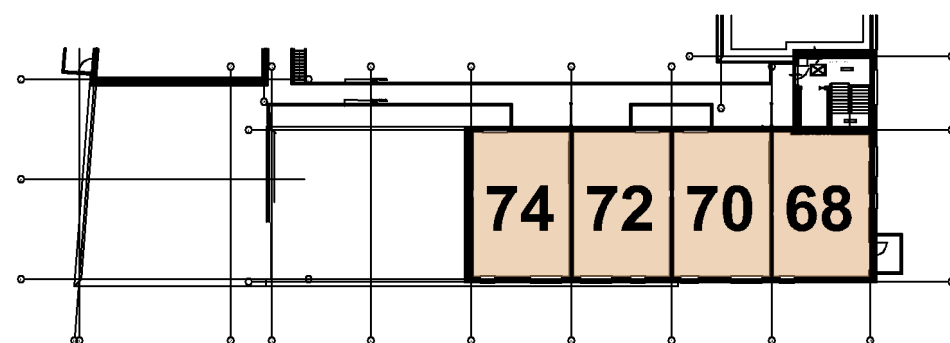

4e verdieping

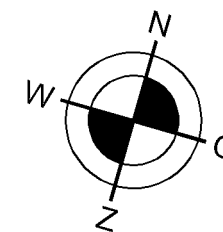

OMSCHRIJVING

OVERZICHT WONINGEN


PROJECT

CLN BLOK 4
 STRUISGRAS 4 t/m 74 (even)
 2642 LL PIJNACKER


SCHAAL: 1:750

FORMAAT: A3


DATUM: 20-08-2024

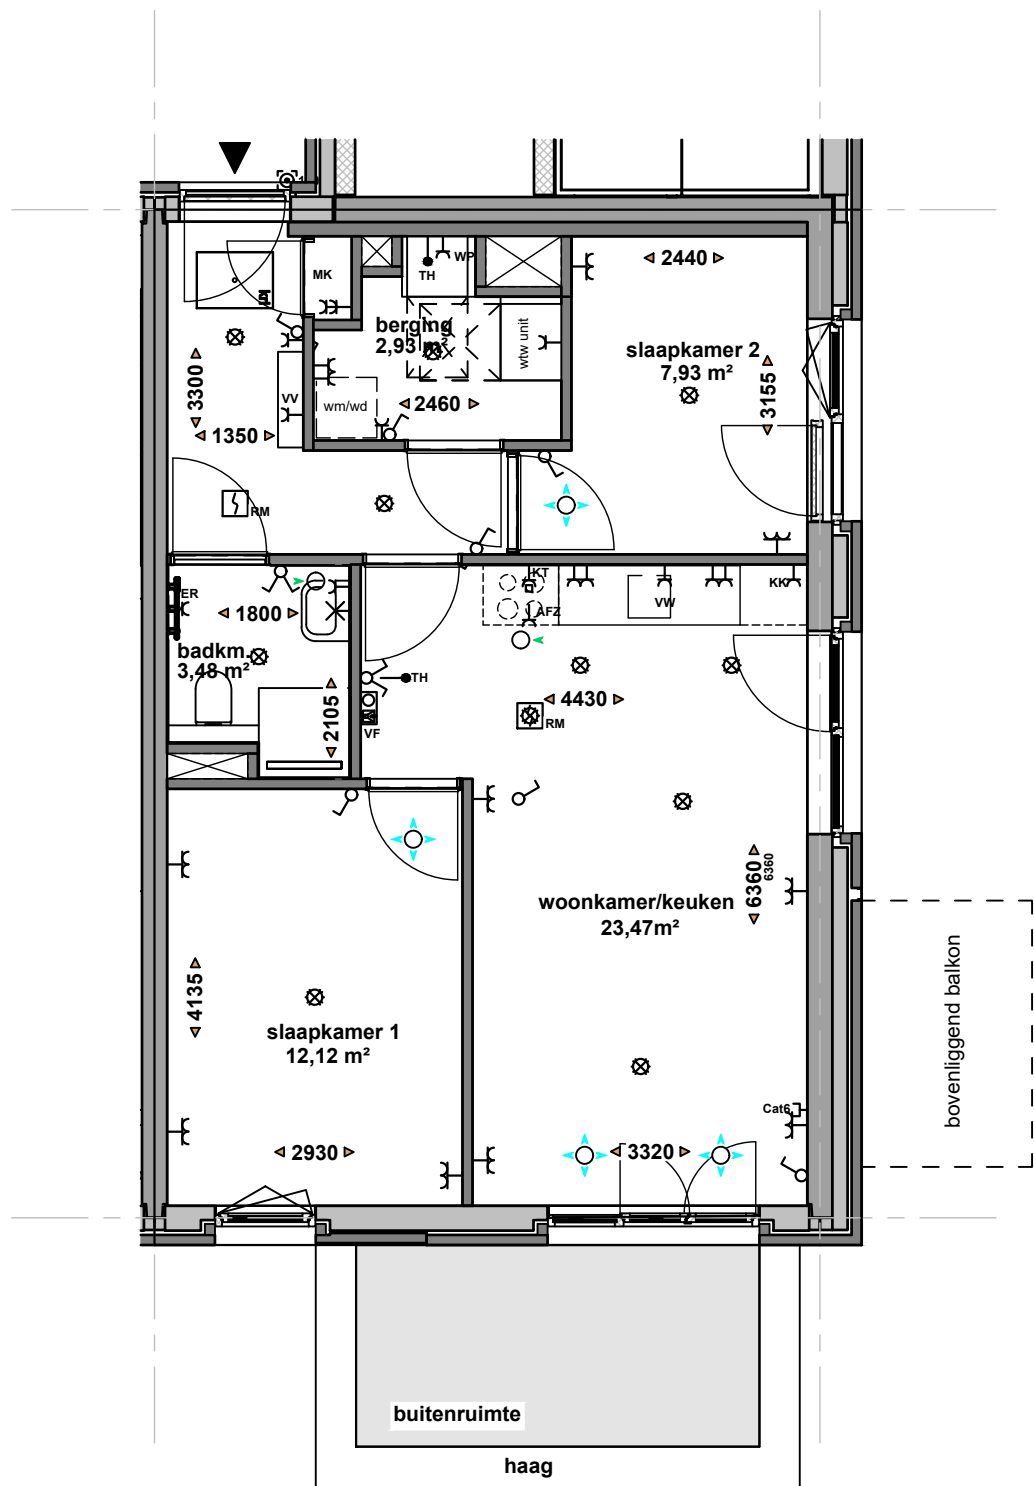

huisnummer 4, (getekend)

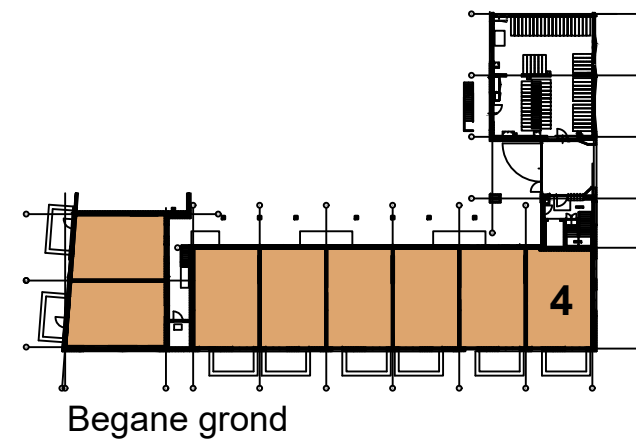

Begane grond

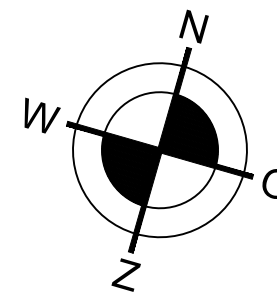

Renvooi			
⊥	Wandcontactdoos met randaarde - 1 voudig		
⊥ _{ER}	Wandcontactdoos Elektrische Radiator		
⊥ _W	Wandcontactdoos met randaarde spatwaterdicht - 1 voudig		
⊥ ₂	Wandcontactdoos met randaarde - 2 voudig		
⊥ _{PE}	Wandcontactdoos perilex "2L+2N+PE"		
⊗	Centraaldoos		
⊕	Schakelaar - 1 polig		
⊕ _S	Serieschakelaar		
⊕ _W	Wisselschakelaar		
WTW	WTW-Unit tbv ventilatie incl. serviceruimte		
WP	Warmtepomp incl. serviceruimte		
WM/DR	Wasmachine en/of Wasdroger		
⊙	Kruipluik		
⊕ _R	Automatische brandmelder - optisch		
⊙	Aansluitpunt - bedraad		
⊙ _{Loos}	Aansluitpunt - Loze leiding		
⊥ _{Cat6}	Aansluitpunt - Data (Cat6)		
⊙ _{TH}	Aansluitpunt - Thermostaat		
⊕	Beldrukker		
⊕ _V	Videofoon		
⊕	Armatuur op de wand gemonteerd		
⊕ _{in}	toevoerventiel ventilatiesysteem		
⊕ _{out}	afvoerventiel ventilatiesysteem		
Afkortingen:			
AFZ	Afzuigkap	VV	Vloerverwarmings Verdeler
Cat6	Data Cat6	VW	Vaatwasser
KK	Koelkast	WM	Wasmachine
KT	Kooktoestel	WD	Wasdroger
MK	Meterkast	WP	Warmtepomp
TH	Thermostaat	WTW	Ventilatiebox

OMSCHRIJVING

Woningtype 4A1 (getekend)




PROJECT

CLN BLOK 4
STRUISGRAS 4 t/m 74 (even)
2642 LL PIJNACKER


SCHAAL: 1:75

FORMAAT: A3

DATUM: 10-09-2024

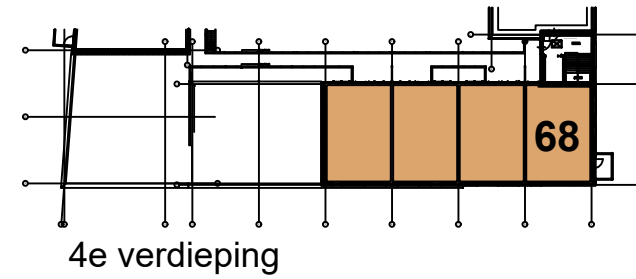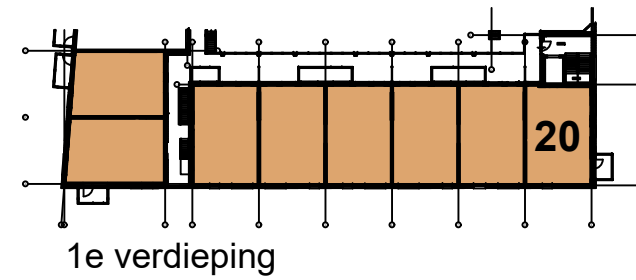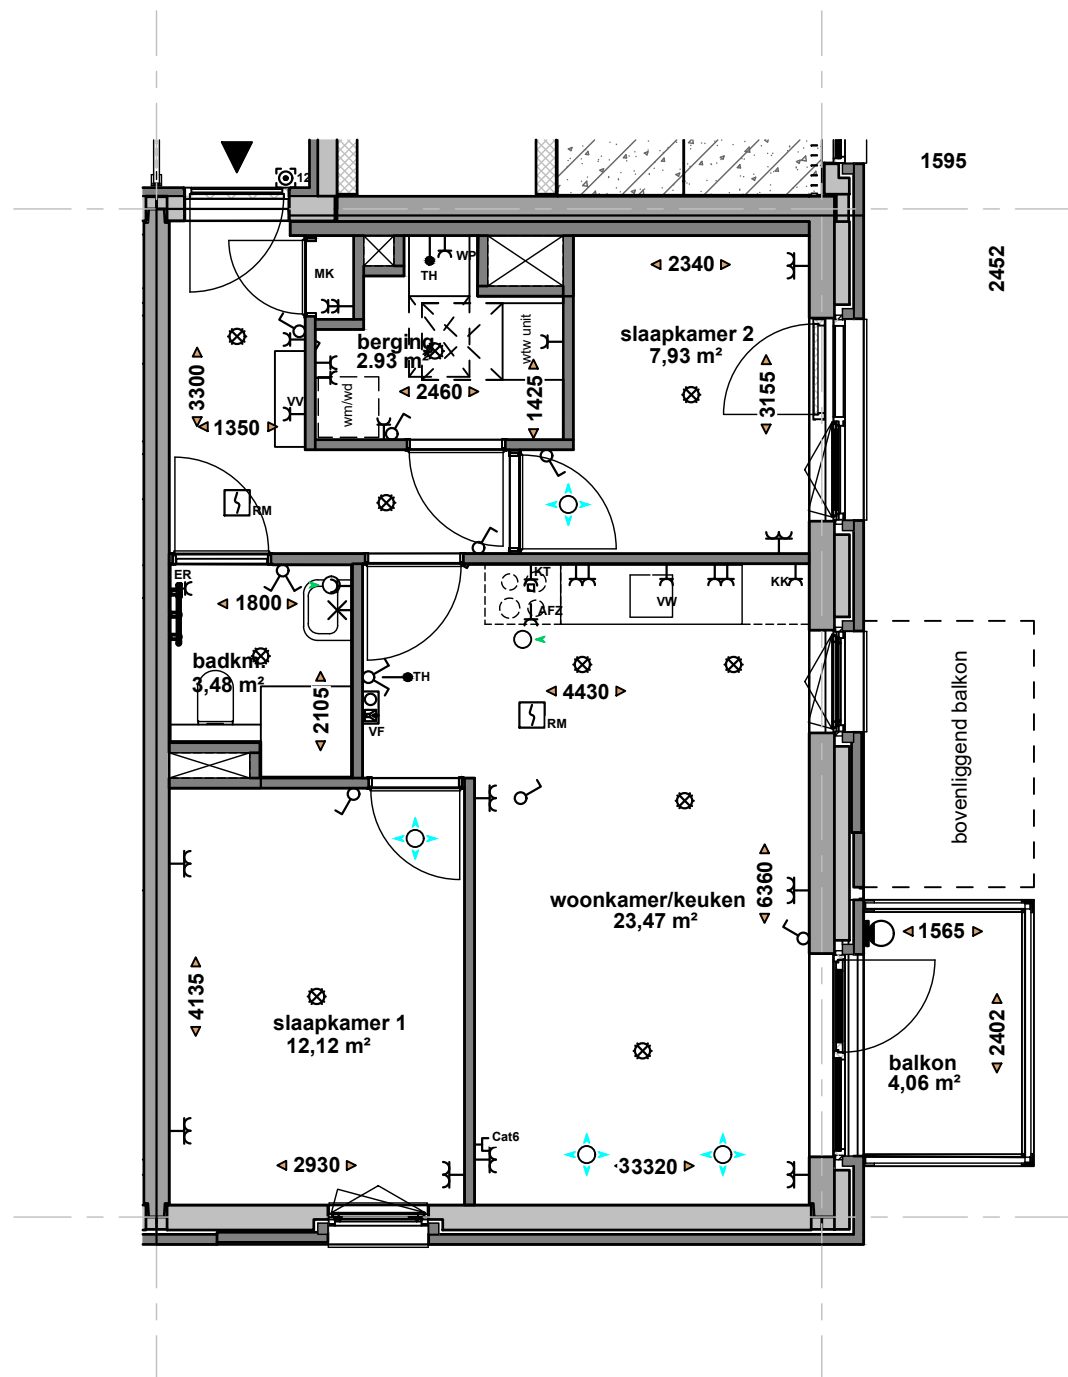

huisnummer 20, 68 (getekend)

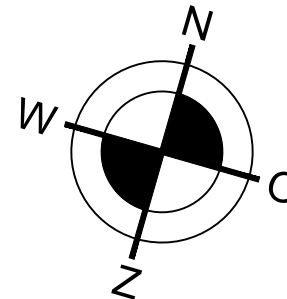

Renvooi

⊖	Wandcontactdoos met randaarde - 1 voudig
⊖ _{ER}	Wandcontactdoos Elektrische Radiator
⊖ _⊖	Wandcontactdoos met randaarde spatwaterdicht - 1 voudig
⊖ _⊖	Wandcontactdoos met randaarde - 2 voudig
⊖ _⊖	Wandcontactdoos perilex "2L+2N+PE"
⊗	Centraaldoos
♂	Schakelaar - 1 polig
⊗	Serieschakelaar
⊗	Wisselschakelaar
WTW	WTW-Unit tbv ventilatie incl. serviceruimte
WP	Warmtepomp incl. serviceruimte
WM/DR	Wasmachine en/of Wasdroger
⊗	Kruipluik
⊗ _R	Automatische brandmelder - optisch
⊙	Aansluitpunt - bedraad
⊙ _{Loos}	Aansluitpunt - Loze leiding
⊖ _{Cat6}	Aansluitpunt - Data (Cat6)
⊙ _{TH}	Aansluitpunt - Thermostaat
⊗	Beldrukker
⊗	Videfoon
⊗	Armatuur op de wand gemonteerd
⊗	toevoerventiel ventilatiesysteem
⊗	afvoerventiel ventilatiesysteem

Afkortingen:

AFZ	Afzuigkap	VV	Vloerverwarmings Verdeler
Cat6	Data Cat6	VW	Vaatwasser
KK	Koelkast	WM	Wasmachine
KT	Kooktoestel	WD	Wasdroger
MK	Meterkast	WP	Warmtepomp
TH	Thermostaat	WTW	Ventilatiebox

OMSCHRIJVING

Woningtype 4A1a (getekend)


PROJECT

CLN BLOK 4
STRUISGRAS 4 t/m 74 (even)
2642 LL PIJNACKER



SCHAAL: 1:75

FORMAAT: A3

DATUM: 10-09-2024

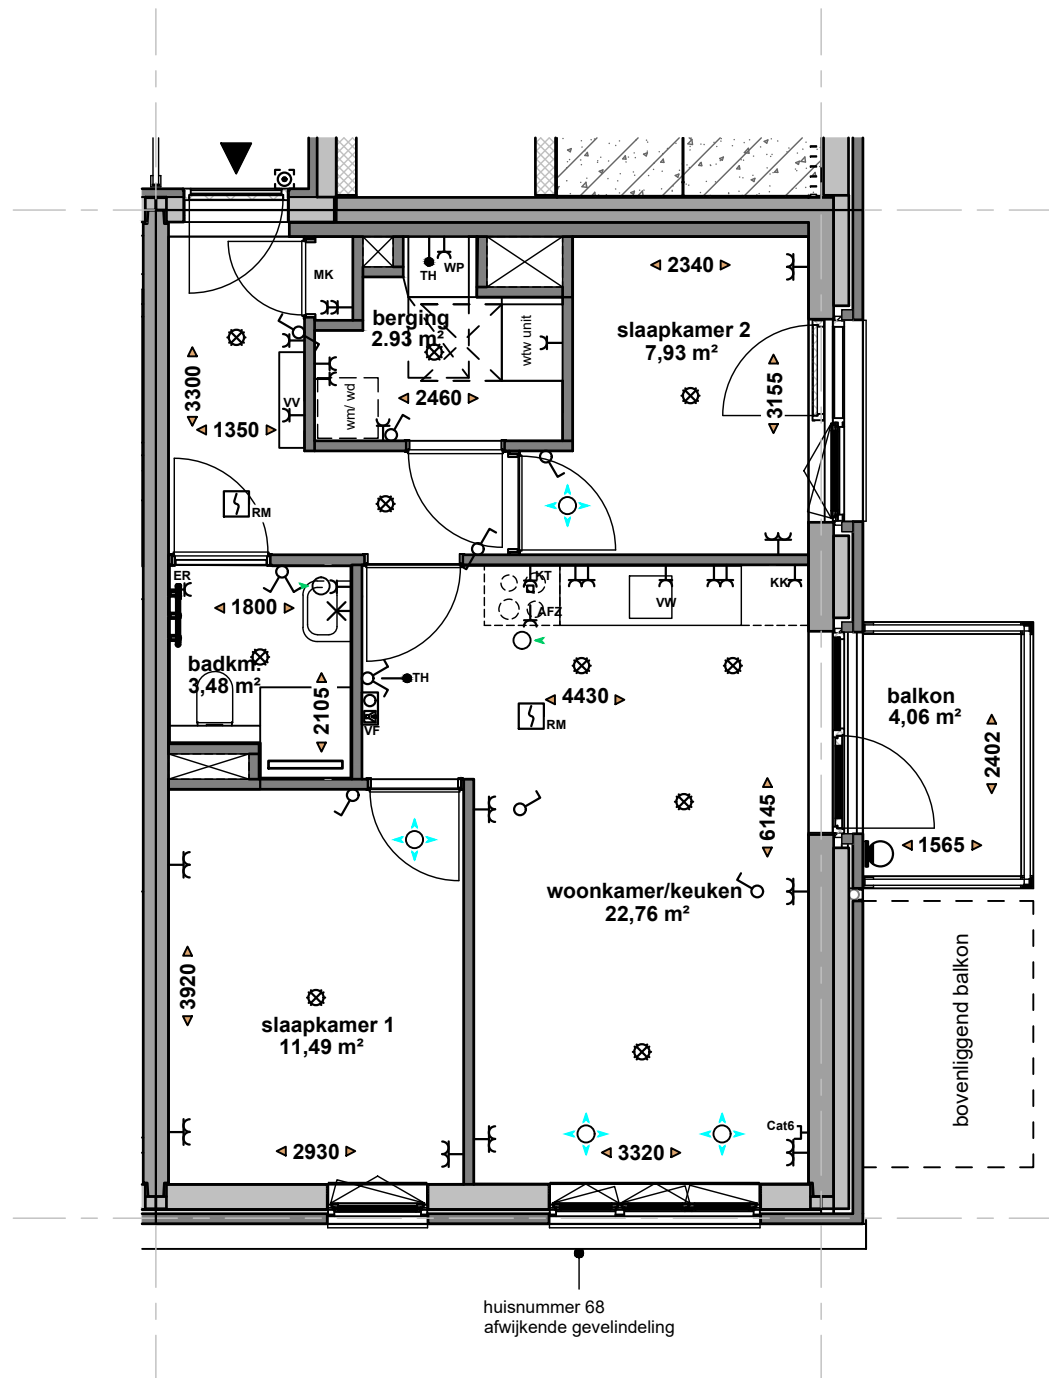

huisnummer 36, 52, (getekend)

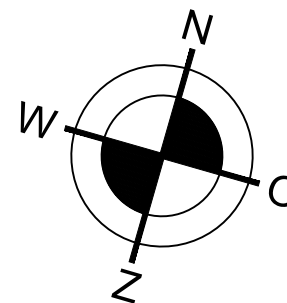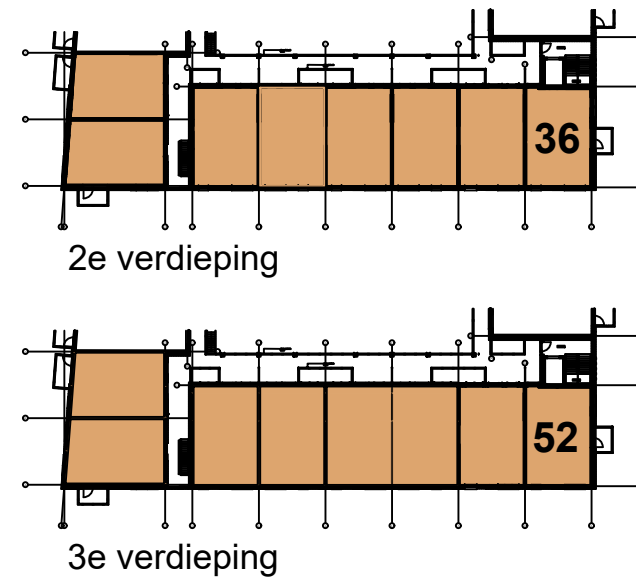

Renvooi			
⊖	Wandcontactdoos met randaarde - 1 voudig		
⊖ _{ER}	Wandcontactdoos Elektrische Radiator		
⊖ _⊖	Wandcontactdoos met randaarde spatwaterdicht - 1 voudig		
⊖ _⊖	Wandcontactdoos met randaarde - 2 voudig		
⊖ _⊖	Wandcontactdoos perilex "2L+2N+PE"		
⊗	Centraaldoos		
♂	Schakelaar - 1 polig		
⌘	Serienschakelaar		
⌘	Wisselschakelaar		
WTW	WTW-Unit tbv ventilatie incl. serviceruimte		
WP	Warmtepomp incl. serviceruimte		
WM/DR	Wasmachine en/of Wasdroger		
⊙	Kruipluik		
⊚ _R	Automatische brandmelder - optisch		
•	Aansluitpunt - bedraad		
⊖ _{Loos}	Aansluitpunt - Loze leiding		
⊖ _{Cat6}	Aansluitpunt - Data (Cat6)		
⊖ _{TH}	Aansluitpunt - Thermostaat		
⊗	Beldrukker		
⊗	Videfoon		
⊖	Armatuur op de wand gemonteerd		
⊖	toevoerventiel ventilatiesysteem		
⊖	afvoerventiel ventilatiesysteem		
Afkortingen:			
AFZ	Afzuigkap	VV	Vloerverwarmings Verdeler
Cat6	Data Cat6	VW	Vaatwasser
KK	Koelkast	WM	Wasmachine
KT	Kooktoestel	WD	Wasdroger
MK	Meterkast	WP	Warmtepomp
TH	Thermostaat	WTW	Ventilatiebox

OMSCHRIJVING

Woningtype 4A1b (getekend)

PROJECT




CLN BLOK 4
 STRUISGRAS 4 t/m 74 (even)
 2642 LL PIJNACKER

SCHAAL: 1:75

FORMAAT: A3

DATUM: 10-09-2024



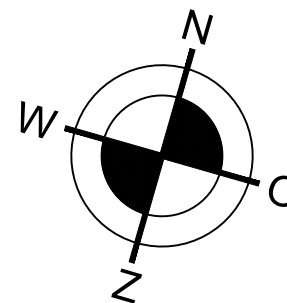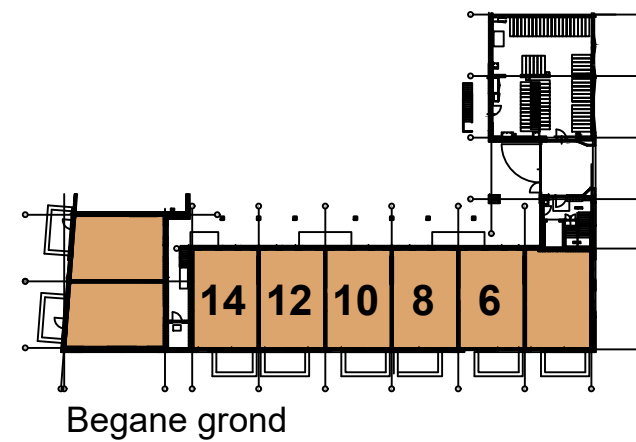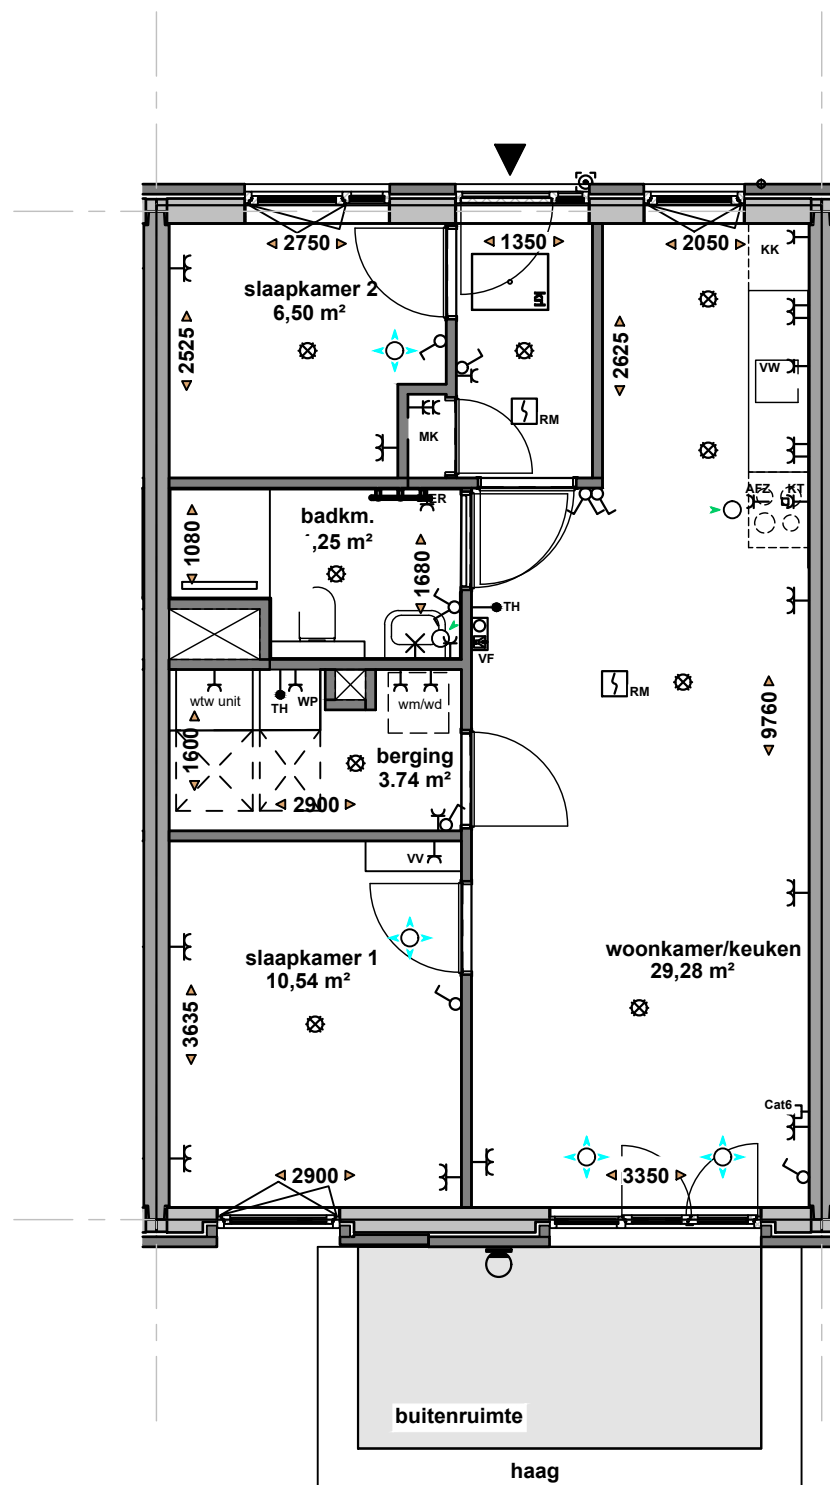

huisnummer 6, 10, 14 getekend
 huisnummer 8, 12 gespiegeld

Renvooi			
⎓	Wandcontactdoos met randaarde - 1 voudig		
⎓ _{ER}	Wandcontactdoos Elektrische Radiator		
⎓ _W	Wandcontactdoos met randaarde spatwaterdicht - 1 voudig		
⎓ ₂	Wandcontactdoos met randaarde - 2 voudig		
⎓ _{PE}	Wandcontactdoos perilex "2L+2N+PE"		
⊗	Centraaldoos		
♂	Schakelaar - 1 polig		
⌚	Serieschakelaar		
⌚ _W	Wisselschakelaar		
WTW	WTW-Unit tbv ventilatie incl. serviceruimte		
WP	Warmtepomp incl. serviceruimte		
WM/DR	Wasmachine en/of Wasdroger		
⊙	Kruipluik		
⊙ _R	Automatische brandmelder - optisch		
⎓	Aansluitpunt - bedraad		
⎓ _{Loos}	Aansluitpunt - Loze leiding		
⎓ _{Cat6}	Aansluitpunt - Data (Cat6)		
⎓ _{TH}	Aansluitpunt - Thermostaat		
⊙	Beldrukker		
⊙	Videofoon		
⊙	Armatuur op de wand gemonteerd		
⊙ ₊	toevoerventiel ventilatiesysteem		
⊙ ₋	afvoerventiel ventilatiesysteem		
Afkortingen:			
AFZ	Afzuigkap	VV	Vloerverwarmings Verdeler
Cat6	Data Cat6	VW	Vaatwasser
KK	Koelkast	WM	Wasmachine
KT	Kooktoestel	WD	Wasdroger
MK	Meterkast	WP	Warmtepomp
TH	Thermostaat	WTW	Ventilatiebox

OMSCHRIJVING

Woningtype 4A2 (getekend/ gespiegeld)


PROJECT

CLN BLOK 4
 STRUISGRAS 4 t/m 74 (even)
 2642 LL PIJNACKER

SCHAAL: 1:75

FORMAAT: A3


DATUM: 10-09-2024

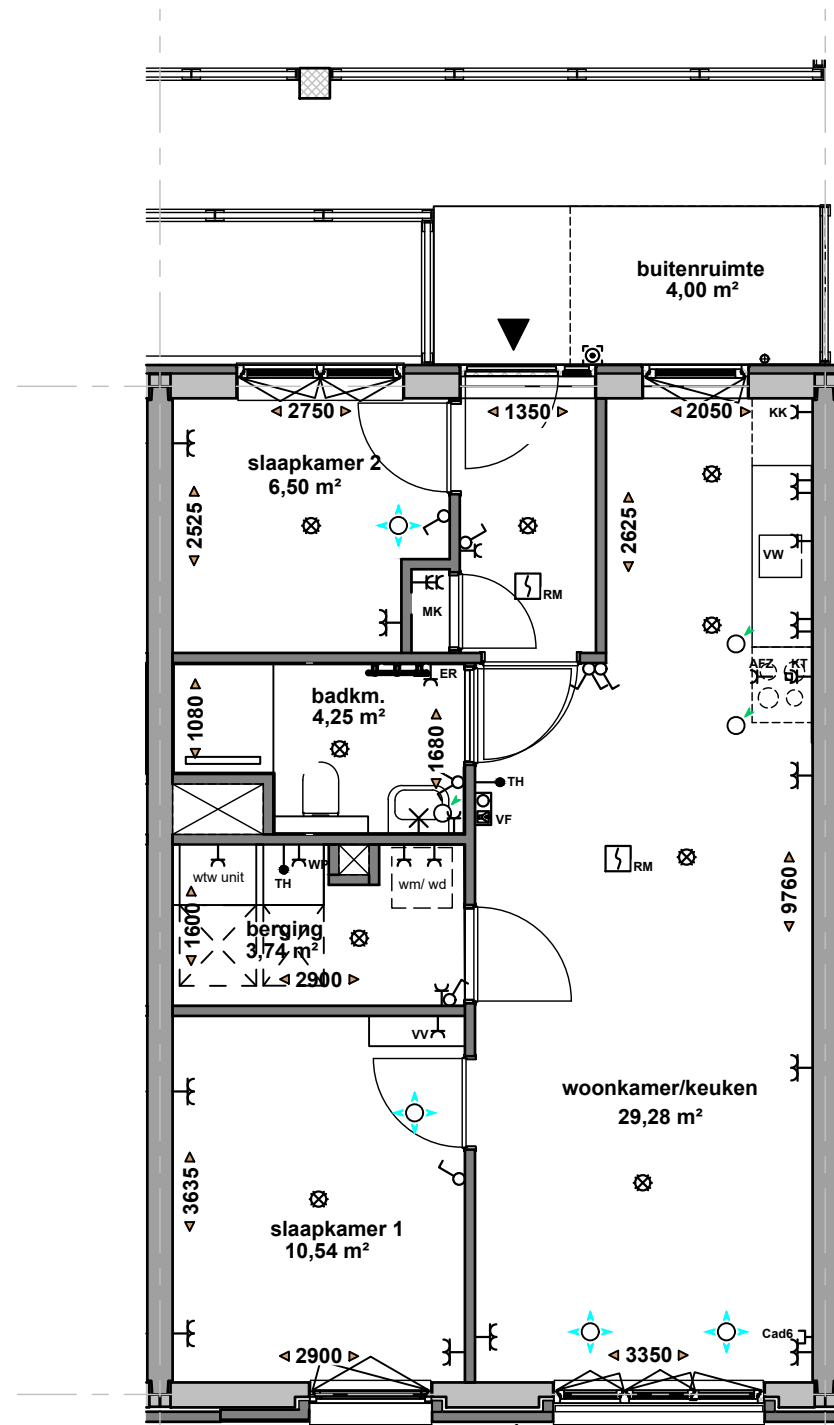


huisnummer 24, 28, 40, 44, 56, 60
afwijkende gevelindeling

huisnummer 22, 26, 30, 38, 42, 46, 58, 62
huisnummer 24, 28, 40, 44, 56, 60


getekend
gespiegeld

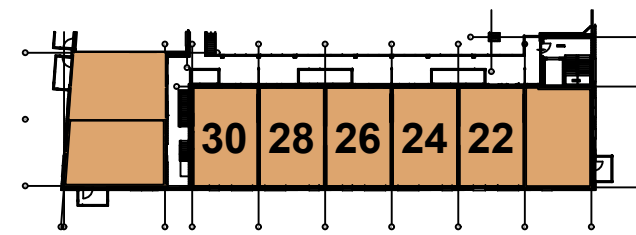


1e verdieping

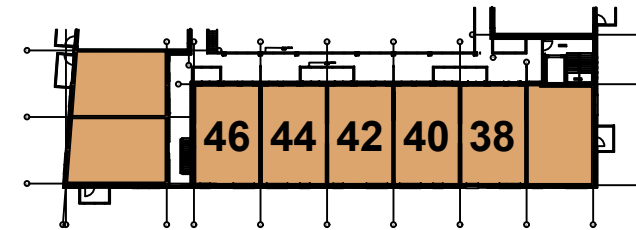

2e verdieping

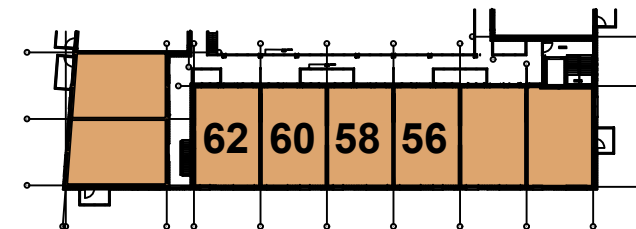

3e verdieping

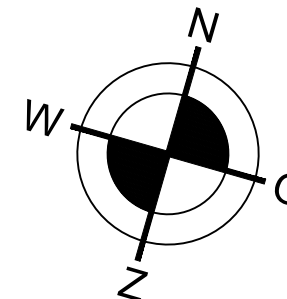

Renvooi

—C	Wandcontactdoos met randaarde - 1 voudig
—C _{ER}	Wandcontactdoos Elektrische Radiator
—C	Wandcontactdoos met randaarde spatwaterdicht - 1 voudig
—C	Wandcontactdoos met randaarde - 2 voudig
—C _{PE}	Wandcontactdoos perilex "2L+2N+PE"
⊗	Centraaldoos
♂	Schakelaar - 1 polig
⌘	Serieschakelaar
⌘	Wisselschakelaar
WTW	WTW-Unit tbv ventilatie incl. serviceruimte
WP	Warmtepomp incl. serviceruimte
WM/DR	Wasmachine en/of Wasdroger
⊙	Kruipluik
⚡ R	Automatische brandmelder - optisch
—●	Aansluitpunt - bedraad
—○ _{Loos}	Aansluitpunt - Loze leiding
—C _{Cat6}	Aansluitpunt - Data (Cat6)
—● _{TH}	Aansluitpunt - Thermostaat
⊗	Beldrukker
⊗	Videofoon
⊗	Armatuur op de wand gemonteerd
⊗	toevoerventiel ventilatiesysteem
⊗	afvoerventiel ventilatiesysteem

Afkortingen:

AFZ	Afzuigkap	VV	Vloerverwarmings Verdeler
Cat6	Data Cat6	VW	Vaatwasser
KK	Koelkast	WM	Wasmachine
KT	Kooktoestel	WD	Wasdroger
MK	Meterkast	WP	Warmtepomp
TH	Thermostaat	WTW	Ventilatiebox

OMSCHRIJVING

Woningtype 4A2a (getekend/ gespiegeld)




PROJECT

CLN BLOK 4
STRUISGRAS 4 t/m 74 (even)
2642 LL PIJNACKER


SCHAAL: 1:75

FORMAAT: A3

DATUM: 10-09-2024

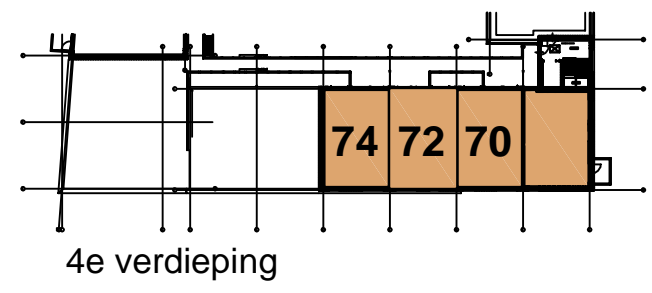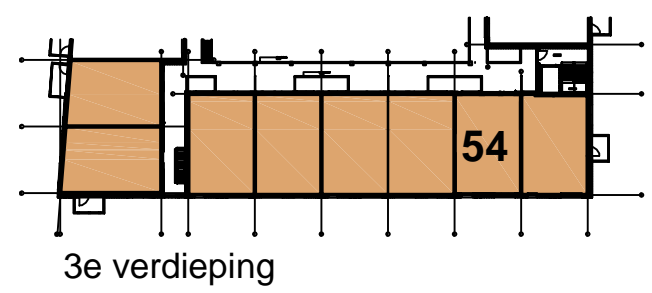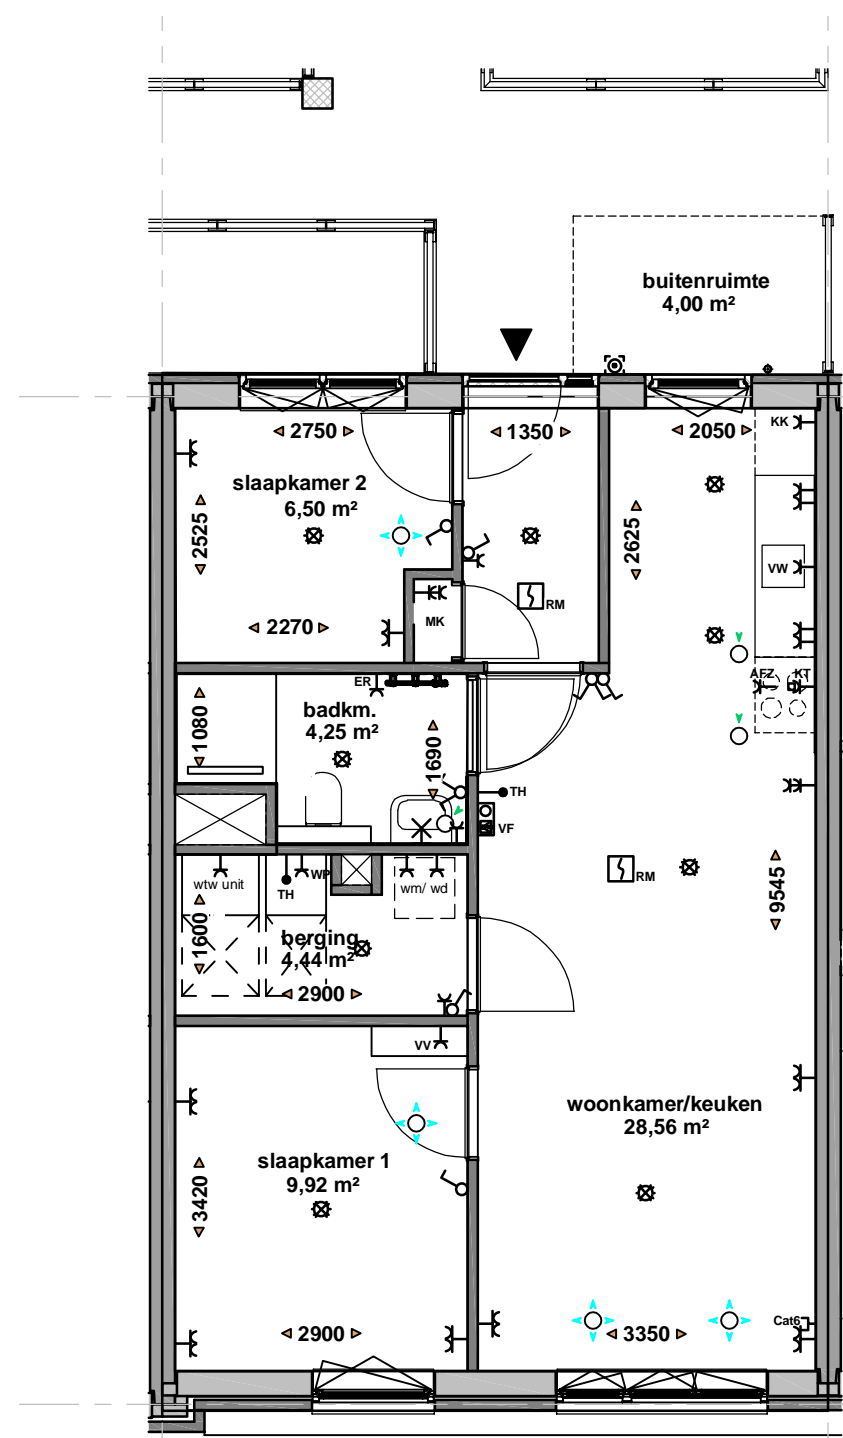

huisnummer 54, 70, 74 getekend
 huisnummer 72 gespiegeld

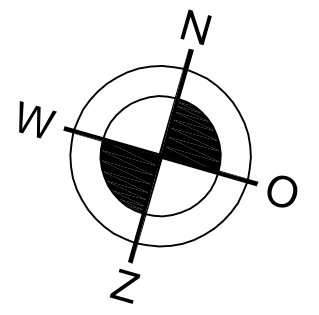

Renvooi			
—K	Wandcontactdoos met randaarde - 1 voudig		
—K _{ER}	Wandcontactdoos Elektrische Radiator		
—K _W	Wandcontactdoos met randaarde spatwaterdicht - 1 voudig		
—K ₂	Wandcontactdoos met randaarde - 2 voudig		
—K _{PE}	Wandcontactdoos perilex "2L+2N+PE"		
⊗	Centraaldoos		
♂	Schakelaar - 1 polig		
⌘	Serieschakelaar		
⌘	Wisselschakelaar		
WTW	WTW-Unit tbv ventilatie incl. serviceruimte		
WP	Warmtepomp incl. serviceruimte		
WMDR	Wasmachine en/of Wasdroger		
⊞	Kruipluik		
⊞ _R	Automatische brandmelder - optisch		
—•	Aansluitpunt - bedraad		
—• _{Loos}	Aansluitpunt - Loze leiding		
—[_{Cat6}	Aansluitpunt - Data (Cat6)		
—• _{TH}	Aansluitpunt - Thermostaat		
⊞	Beldrukker		
⊞	Videofoon		
⊞	Armatuur op de wand gemonteerd		
⊞	toevoerventiel ventilatiesysteem		
⊞	afvoerventiel ventilatiesysteem		
Afkortingen:			
AFZ	Afzuigkap	VV	Vloerverwarmings Verdeler
Cat6	Data Cat6	VW	Vaatwasser
KK	Koelkast	WM	Wasmachine
KT	Kooktoestel	WD	Wasdroger
MK	Meterkast	WP	Warmtepomp
TH	Thermostaat	WTW	Ventilatiebox

OMSCHRIJVING

Woningtype 4A2b (getekend/ gespiegeld)


PROJECT

**CLN BLOK 4
 STRUISGRAS 4 t/m 74 (even)
 2642 LL PIJNACKER**





SCHAAL: **1:75**

FORMAAT: **A3**

DATUM: **10-09-2024**

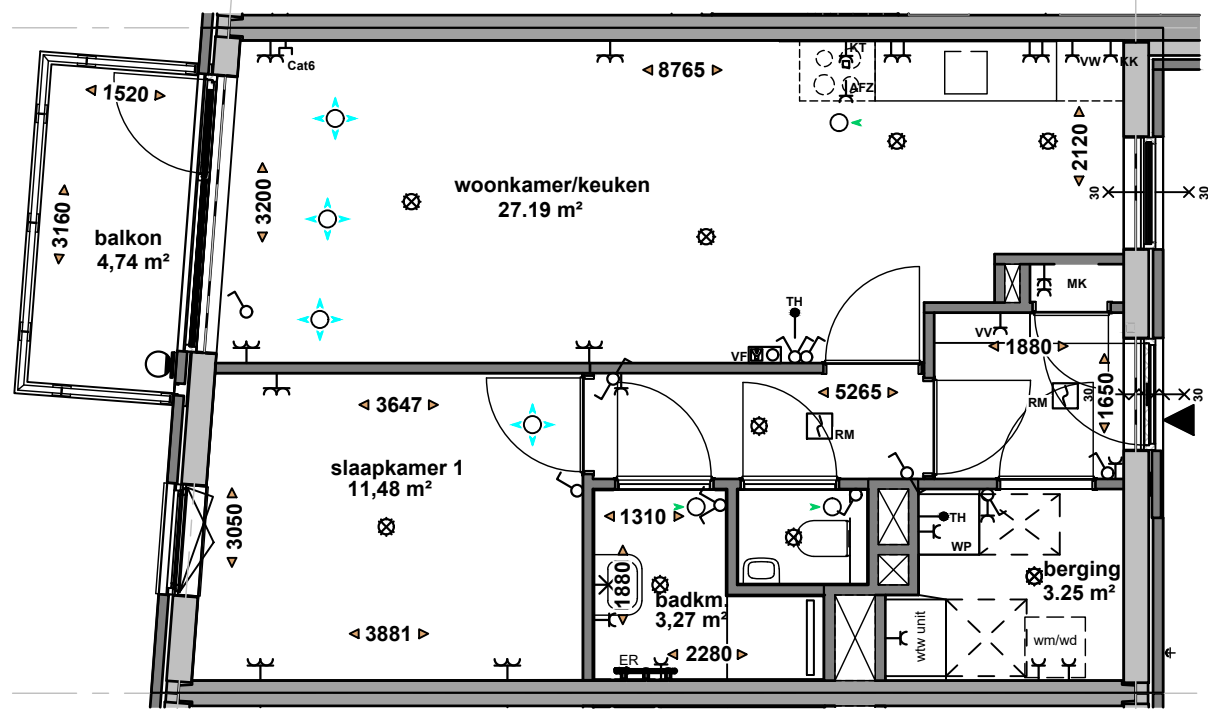

huisnummer 34, 50, 66 (getekend)

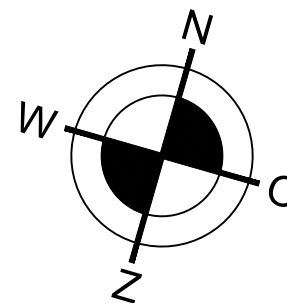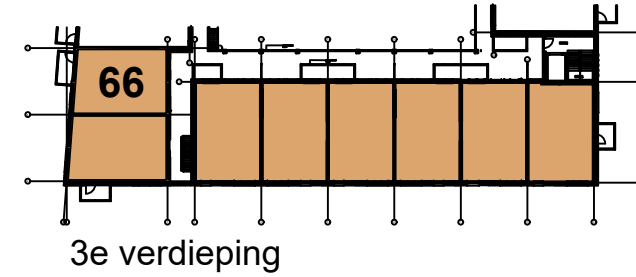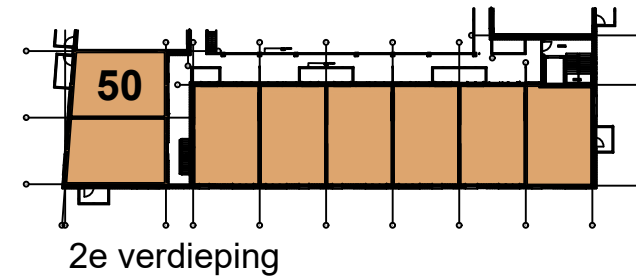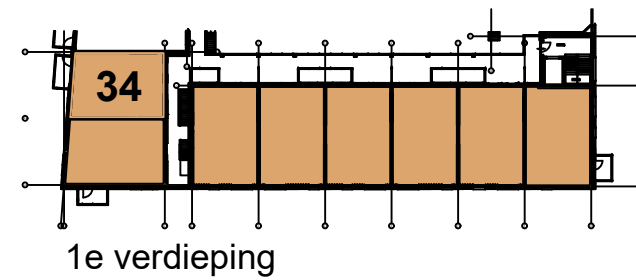

Renvooi	
	Wandcontactdoos met randaarde - 1 voudig
	Wandcontactdoos Elektrische Radiator
	Wandcontactdoos met randaarde spatwaterdicht - 1 voudig
	Wandcontactdoos met randaarde - 2 voudig
	Wandcontactdoos perilex "2L+2N+PE"
	Centraaldoos
	Schakelaar - 1 polig
	Serieschakelaar
	Wisselschakelaar
	WTW-Unit tbv ventilatie incl. serviceruimte
	Warmtepomp incl. serviceruimte
	Wasmachine en/of Wasdroger
	Kruipruimte
	Automatische brandmelder - optisch
	Aansluitpunt - bedraad
	Aansluitpunt - Loze leiding
	Aansluitpunt - Data (Cat6)
	Aansluitpunt - Thermostaat
	Beldrukker
	Videofoon
	Armatuur op de wand gemonteerd
	toevoerventiel ventilatiesysteem
	afvoerventiel ventilatiesysteem

Afkortingen:			
AFZ	Afzuigkap	VV	Vloerverwarmings Verdeler
Cat6	Data Cat6	VW	Vaatwasser
KK	Koelkast	WM	Wasmachine
KT	Kooktoestel	WD	Wasdroger
MK	Meterkast	WP	Warmtepomp
TH	Thermostaat	WTW	Ventilatiebox

OMSCHRIJVING

Woningtype 4B2a (getekend)

PROJECT

**CLN BLOK 4
STRUISGRAS 4 t/m 74 (even)
2642 LL PIJNACKER**


SCHAAL: **1:75**

FORMAAT: **A3**





DATUM: **10-09-2024**



Er kunnen geen rechten ontleend worden aan de tekeningen

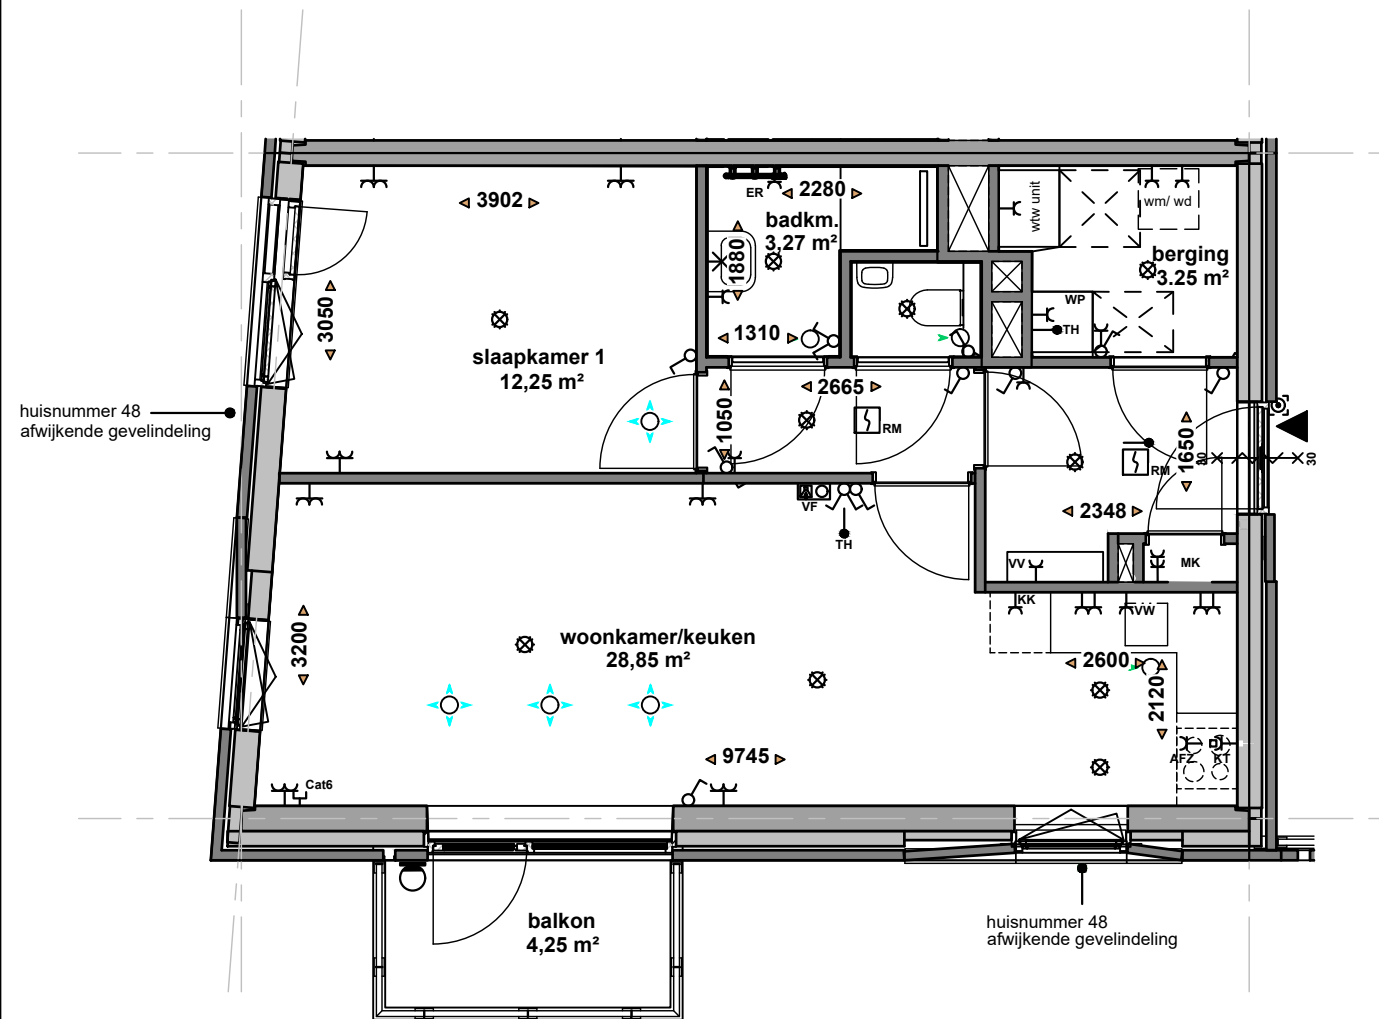

huisnummer 32, 48, 64 (getekend)

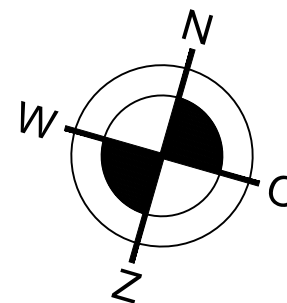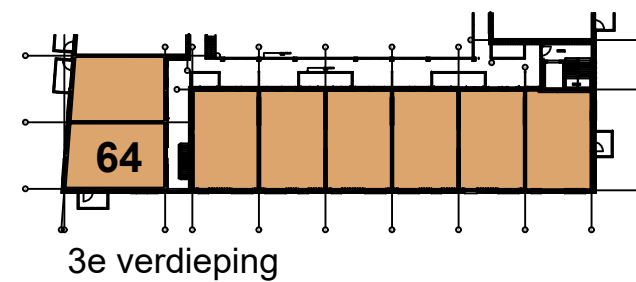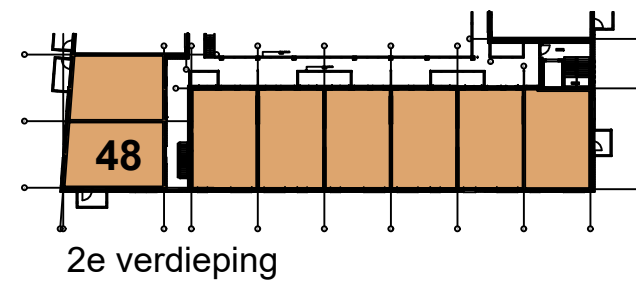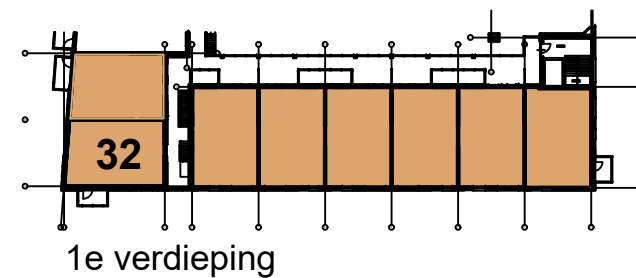

Renvooi	
⊖	Wandcontactdoos met randaarde - 1 voudig
⊖ _{ER}	Wandcontactdoos Elektrische Radiator
⊖ _⊖	Wandcontactdoos met randaarde spatwaterdicht - 1 voudig
⊖ _⊖	Wandcontactdoos met randaarde - 2 voudig
⊖ _⊖	Wandcontactdoos perilex "2L+2N+PE"
⊗	Centraaldoos
♂	Schakelaar - 1 polig
⌘	Serieschakelaar
⌘	Wisselschakelaar
WTW	WTW-Unit tbv ventilatie incl. serviceruimte
WP	Warmtepomp incl. serviceruimte
WM/DR	Wasmachine en/of Wasdroger
⊙	Kruipluik
⚡ _R	Automatische brandmelder - optisch
⊙	Aansluitpunt - bedraad
⊙ _{Loos}	Aansluitpunt - Loze leiding
⊖ _{Cat6}	Aansluitpunt - Data (Cat6)
⊙ _{TH}	Aansluitpunt - Thermostaat
⊗	Beldrukker
⊗	Videofoon
⊙	Armatuur op de wand gemonteerd
⊙ _⊖	toevoerventiel ventilatiesysteem
⊙ _⊖	afvoerventiel ventilatiesysteem

Afkortingen:			
AFZ	Afzuigkap	VV	Vloerverwarmings Verdeler
Cat6	Data Cat6	VW	Vaatwasser
KK	Koelkast	WM	Wasmachine
KT	Kooktoestel	WD	Wasdroger
MK	Meterkast	WP	Warmtepomp
TH	Thermostaat	WTW	Ventilatiebox

OMSCHRIJVING

Woningtype 4B2b (getekend)




PROJECT

**CLN BLOK 4
STRUISGRAS 4 t/m 74 (even)
2642 LL PIJNACKER**

SCHAAL: **1:75**

FORMAAT: **A3**

DATUM: **10-09-2024**

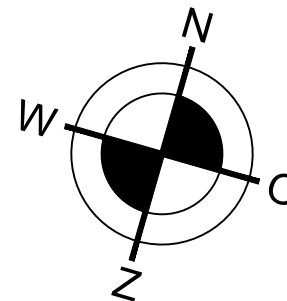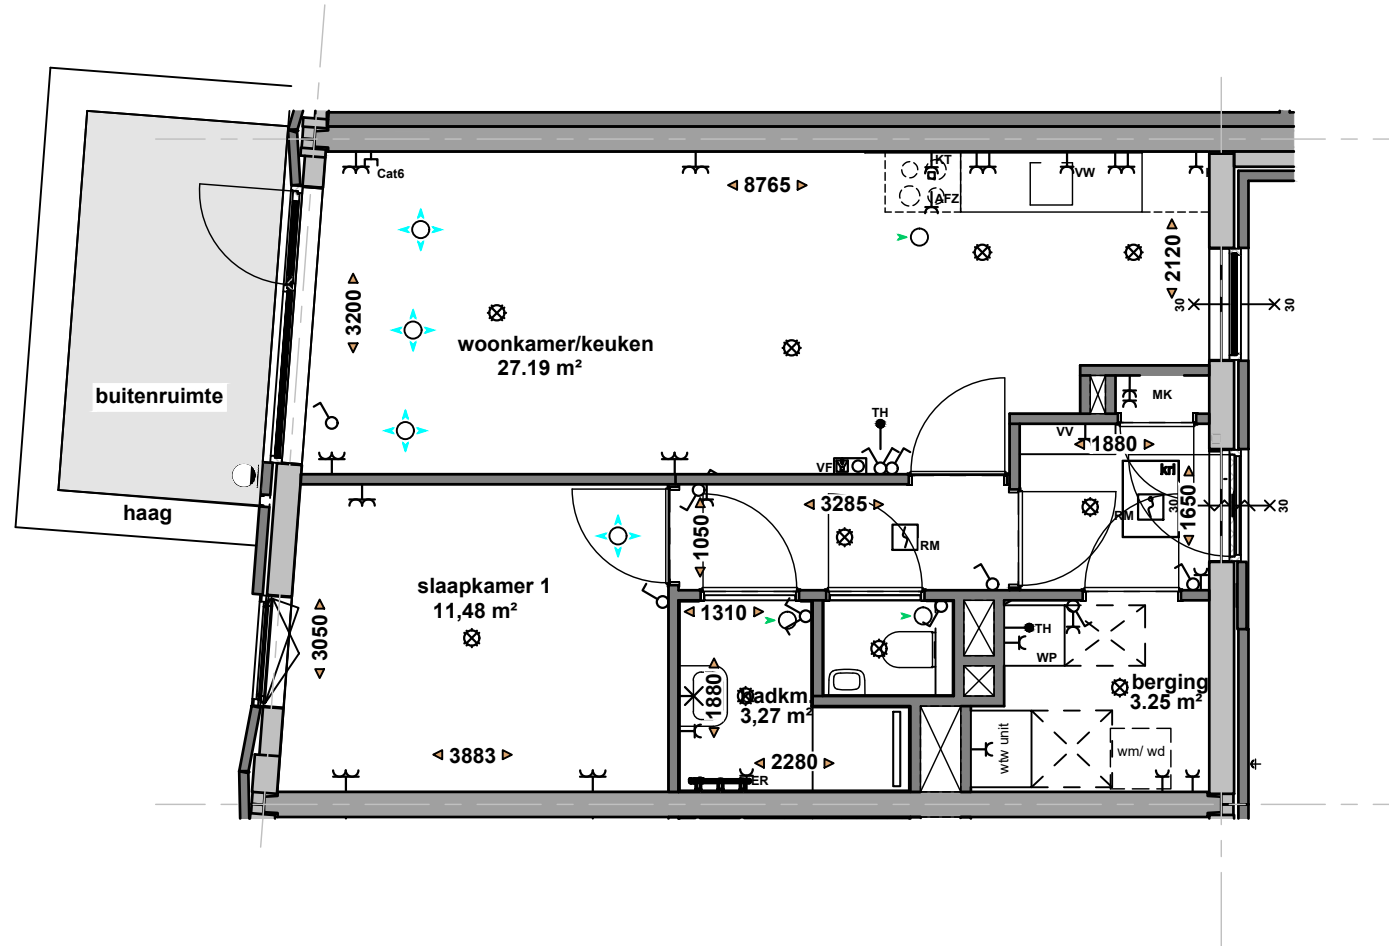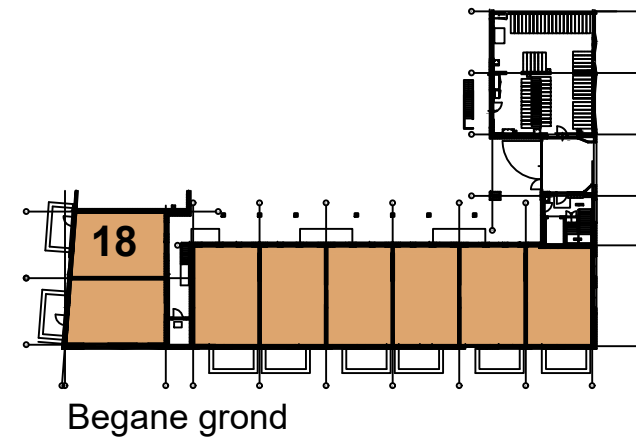

Renvooi

—C	Wandcontactdoos met randaarde - 1 voudig
—C _{ER}	Wandcontactdoos Elektrische Radiator
—C	Wandcontactdoos met randaarde spatwaterdicht - 1 voudig
—C	Wandcontactdoos met randaarde - 2 voudig
—C	Wandcontactdoos perilex "2L+2N+PE"
⊗	Centraaldoos
♂	Schakelaar - 1 polig
⌘	Serieschakelaar
⌘	Wisselschakelaar
WTW	WTW-Unit tbv ventilatie incl. serviceruimte
WP	Warmtepomp incl. serviceruimte
WM/DR	Wasmachine en/of Wasdroger
⊙	Kruipluik
⚡R	Automatische brandmelder - optisch
—●	Aansluitpunt - bedraad
—○ _{Loos}	Aansluitpunt - Loze leiding
—C _{Cat6}	Aansluitpunt - Data (Cat6)
—● _{TH}	Aansluitpunt - Thermostaat
⊞	Beldrukker
⊞	Videofoon
⊞	Armatuur op de wand gemonteerd
⊞	toevoerventiel ventilatiesysteem
⊞	afvoerventiel ventilatiesysteem

Afkortingen:

AFZ	Afzuigkap	VV	Vloerverwarmings Verdeler
Cat6	Data Cat6	VW	Vaatwasser
KK	Koelkast	WM	Wasmachine
KT	Kooktoestel	WD	Wasdroger
MK	Meterkast	WP	Warmtepomp
TH	Thermostaat	WTW	Ventilatiebox

OMSCHRIJVING

Woningtype 4B2c (getekend)



PROJECT

CLN BLOK 4
STRUISGRAS 4 t/m 74 (even)
2642 LL PIJNACKER


SCHAAL: 1:75

FORMAAT: A3

DATUM: 10-09-2024

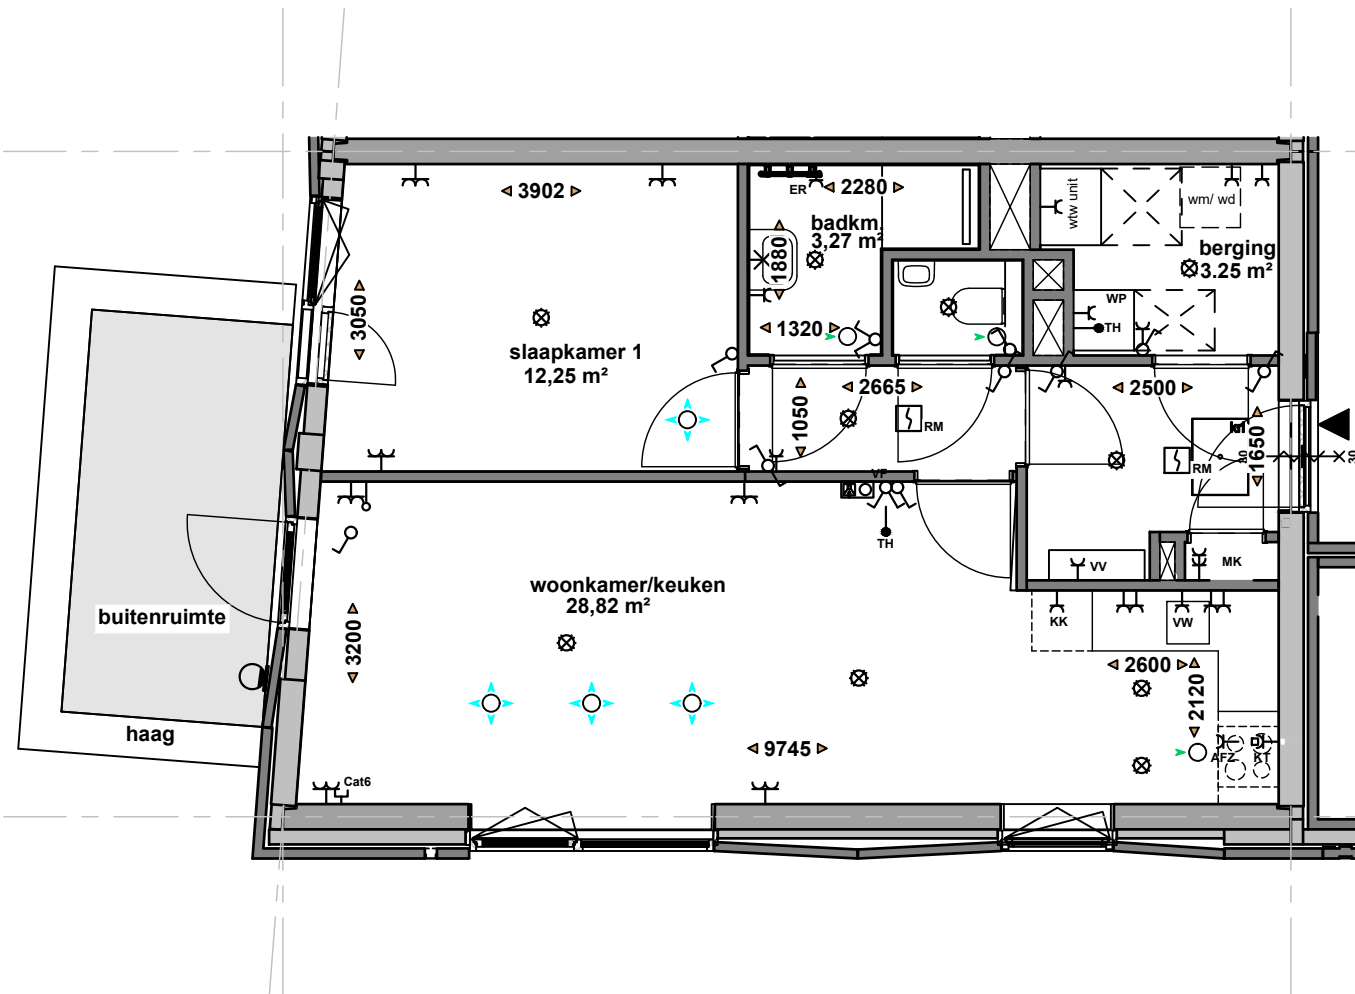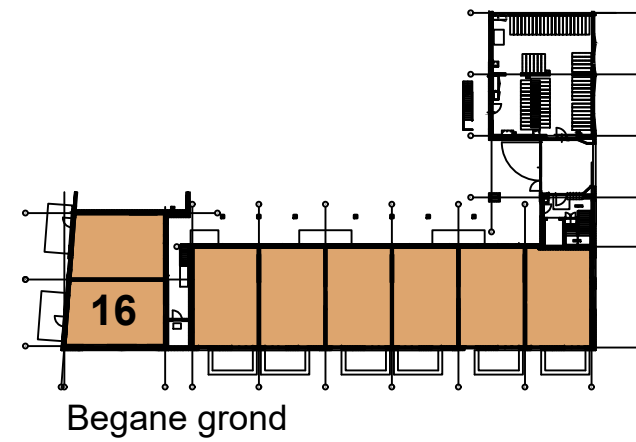

huisnummer 16, (getekend)

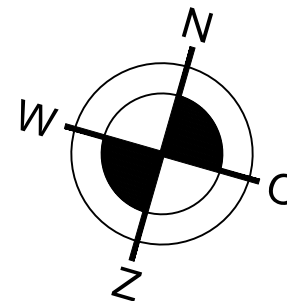

Renvooi

—C	Wandcontactdoos met randaarde - 1 voudig
—C _{ER}	Wandcontactdoos Elektrische Radiator
—C	Wandcontactdoos met randaarde spatwaterdicht - 1 voudig
—C	Wandcontactdoos met randaarde - 2 voudig
—C	Wandcontactdoos perilex "2L+2N+PE"
⊗	Centraaldoos
♂	Schakelaar - 1 polig
⌘	Serieschakelaar
⌘	Wisselschakelaar
WTW	WTW-Unit tbv ventilatie incl. serviceruimte
WP	Warmtepomp incl. serviceruimte
WM/DR	Wasmachine en/of Wasdroger
⊙	Kruipluik
⊙ _R	Automatische brandmelder - optisch
—●	Aansluitpunt - bedraad
—○ _{Loos}	Aansluitpunt - Loze leiding
—C _{Cat6}	Aansluitpunt - Data (Cat6)
—● _{TH}	Aansluitpunt - Thermostaat
⊙	Beldrukker
⊙	Videofoon
⊙	Armatuur op de wand gemonteerd
⊙	toevoerventiel ventilatiesysteem
⊙	afvoerventiel ventilatiesysteem

Afkortingen:

AFZ	Afzuigkap	VV	Vloerverwarmings Verdeler
Cat6	Data Cat6	VW	Vaatwasser
KK	Koelkast	WM	Wasmachine
KT	Kooktoestel	WD	Wasdroger
MK	Meterkast	WP	Warmtepomp
TH	Thermostaat	WTW	Ventilatiebox

OMSCHRIJVING

Woningtype 4B2d (getekend)

PROJECT

CLN BLOK 4
STRUISGRAS 4 t/m 74 (even)
2642 LL PIJNACKER

SCHAAL: 1:75

FORMAAT: A3

DATUM: 10-09-2024